


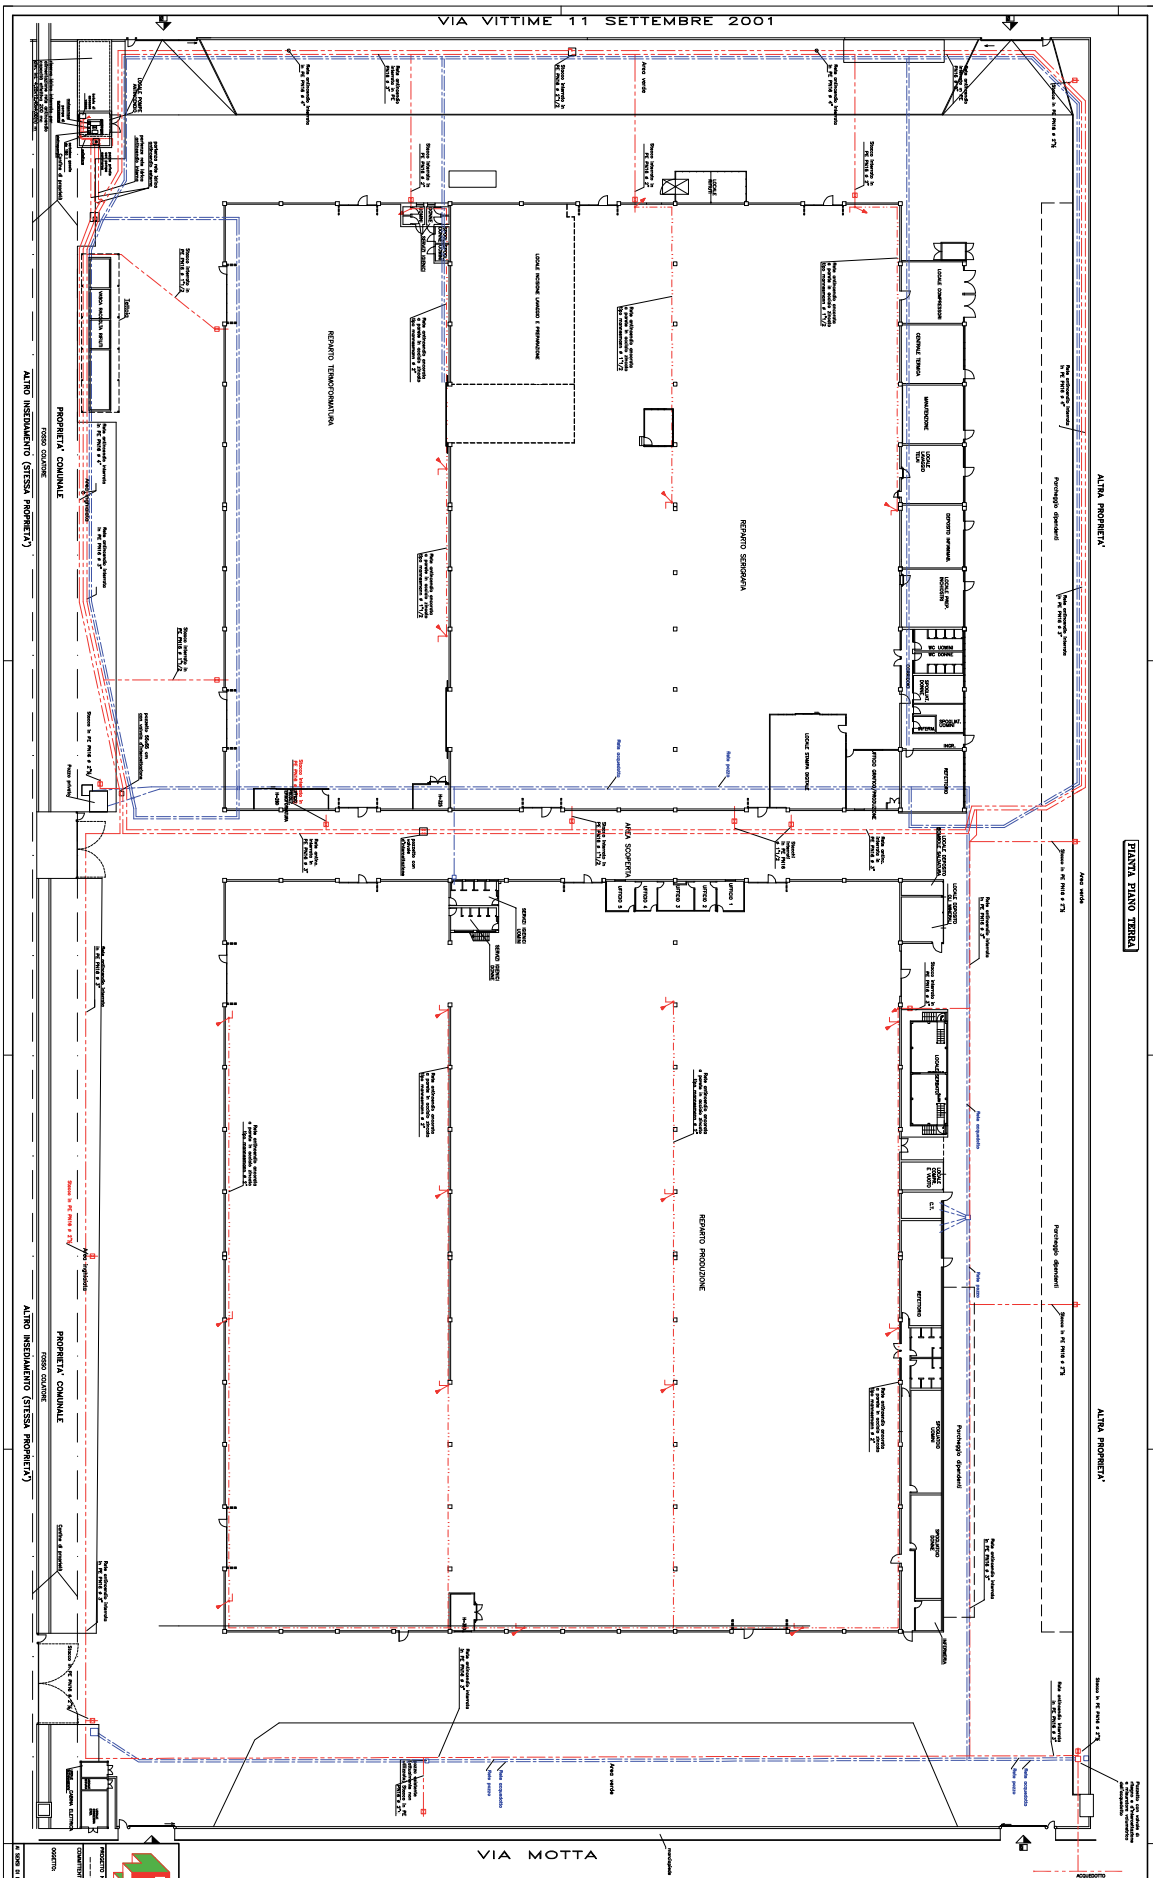

PROGETT s.r.l.

VIA DELL'INDUSTRIA, 2 - 10135 TORINO (TO) - ITALY

tel. 011/24.00.00 - fax 011/24.00.01

email: info@progett.it

www.progett.it

PROGETTO n. 100/01

COMMITTENTE S.p.A. - Via Motta n. 25 - Casale Monferrato (AL)

Progetto generale con rete impiantistica, piano primo e rete antincendio

DATA 10/07/2001

SCALA 1:250

PRODOTTORE [Firma]

VERIFICATO [Firma]

PRODOTTORE [Firma]

VERIFICATO [Firma]