

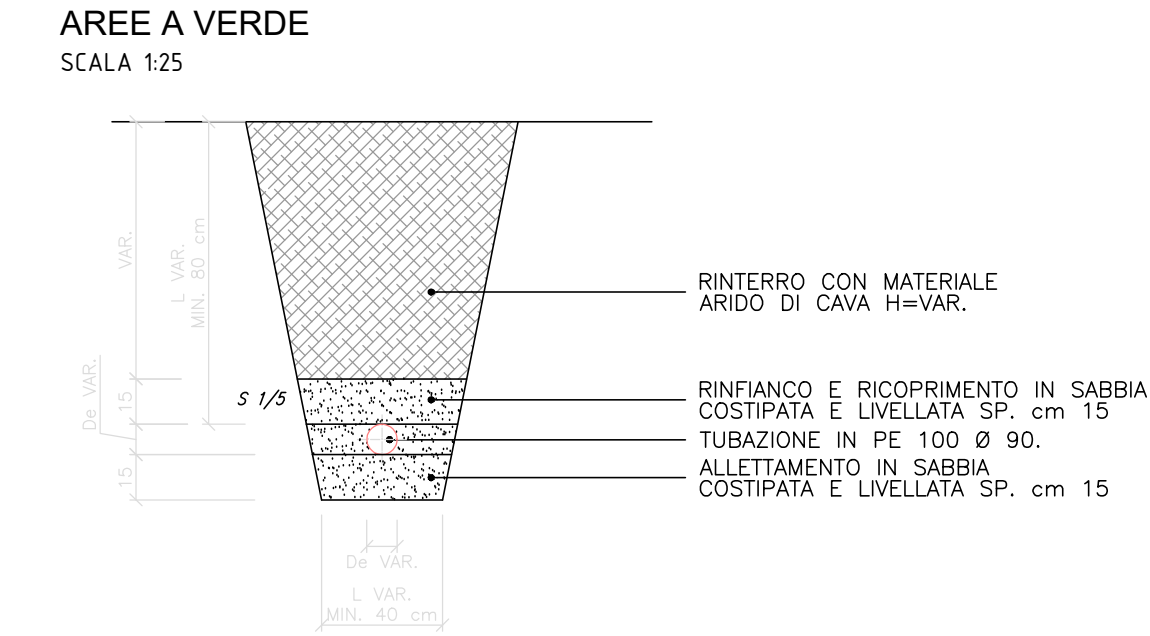


SEZIONI TIPO DI SCAVO

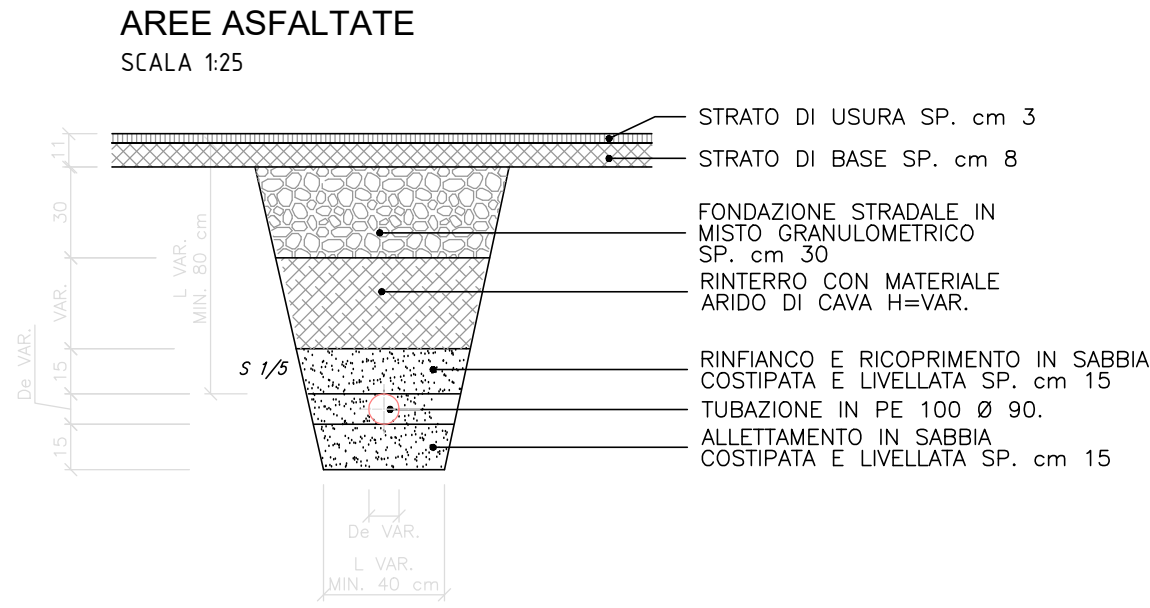

POZZETTI DI SEZIONAMENTO SU AREE ASFALTATE


POZZETTI P1 - P2 - P3

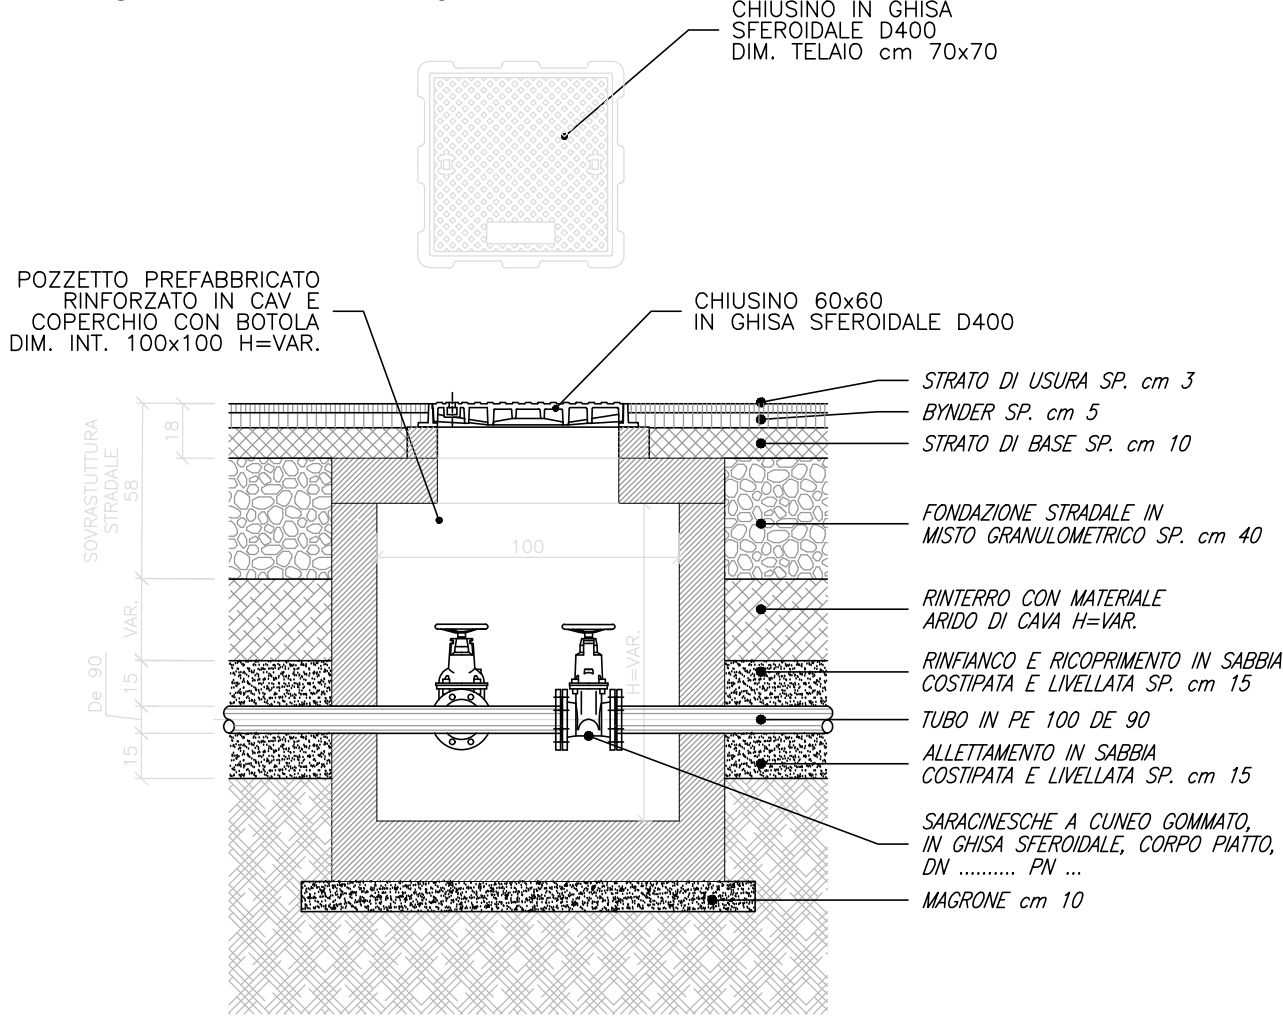

SEZIONE TIPO - POZZETTO 100x100  
SCALA 1:20

POZZETTI DI ALLACCIO

POZZETTI SU AREE PAVIMENTATE

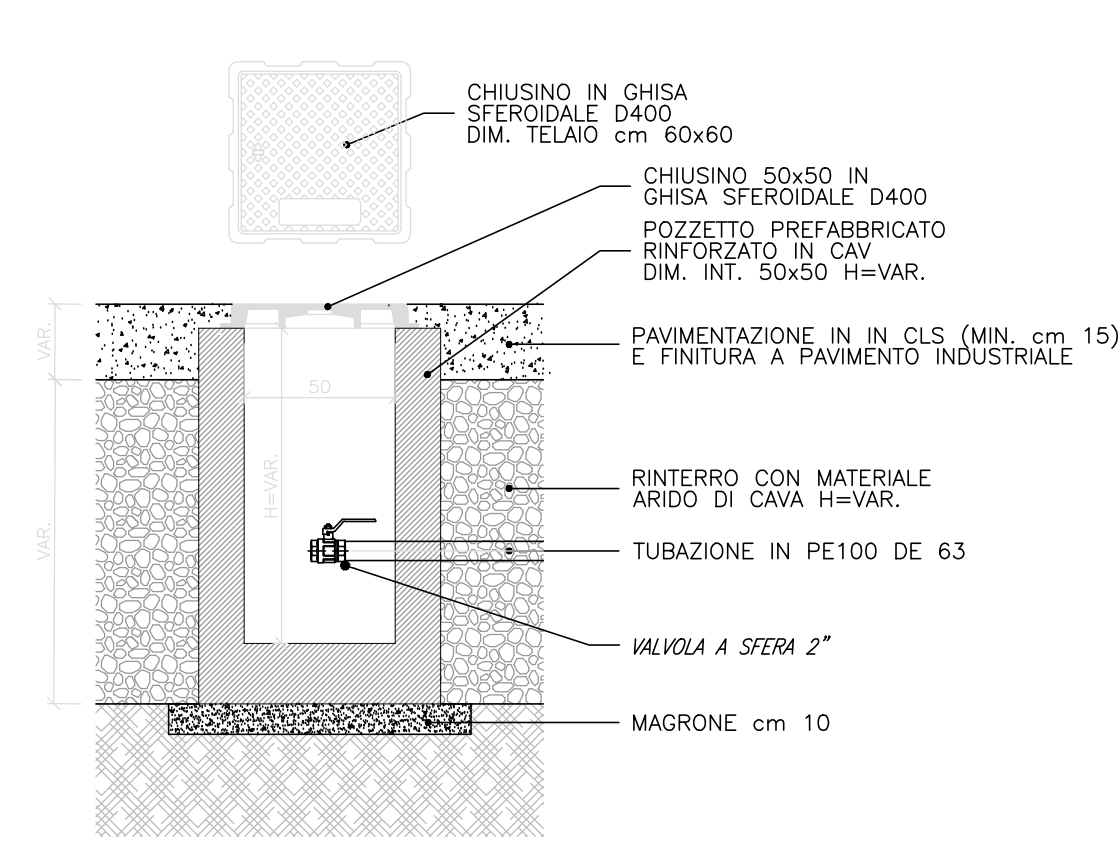


SEZIONE TIPO - POZZETTO 50x50  
SCALA 1:20

N.B.  
IL PROGETTO PREVEDE L'UTILIZZO DI POZZETTI PREFABBRICATI IN CAV DEL TIPO RINFORZATO, CON O SENZA COPERCHIO, IDONEI A SOPPORTARE IL TRAFFICO PESANTE. IN ALTERNATIVA E' POSSIBILE LA POSA IN OPERA DI POZZETTI PREFABBRICATI IN CAV NORMALI CHE DOVRANNO ESSERE RINFIANCATI IN CLS CON SPESSORE DI 10-15 cm. SU TUTTI I LATI E PER TUTTA L'ALTEZZA.

SULLE AREE A VERDE I POZZETTI POTRANNO ESSERE DEL TIPO PREFABBRICATO IN CAV NORMALE RINFIANCATI IN TERRA.

AREE PAVIMENTATE

SCALA 1:25

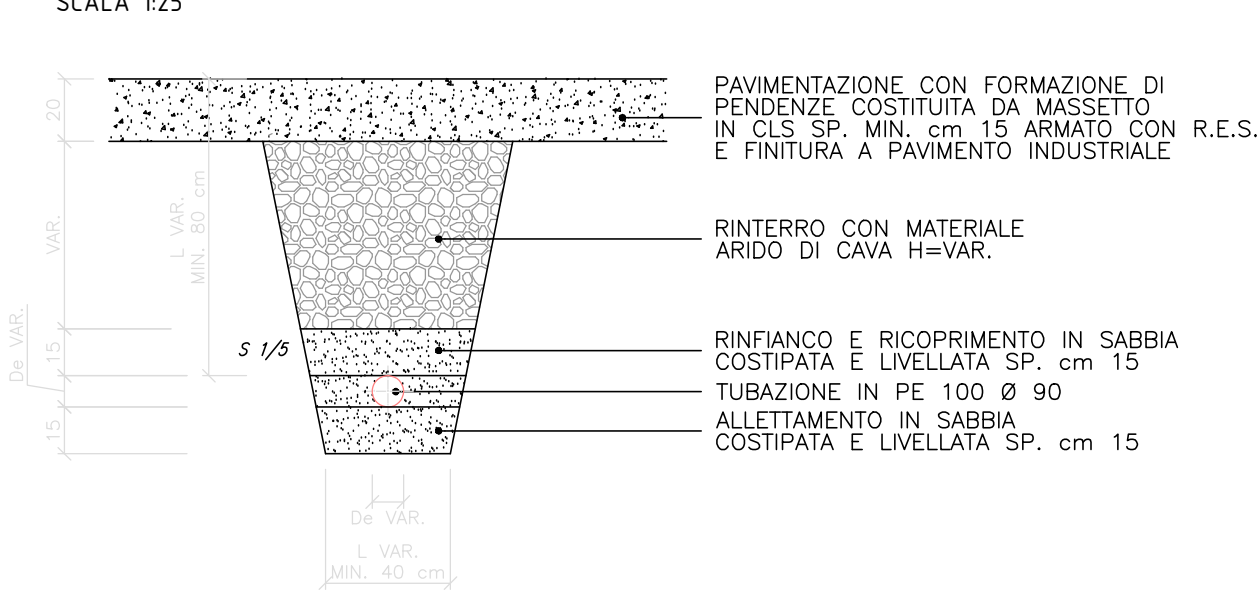

PROGETTO PER LA REALIZZAZIONE DELL'IMPIANTO PER IL TRATTAMENTO ED IL RECUPERO DI RIFIUTI URBANI E ASSIMILABILI DA PRODOTTI ASSORBENTI PER LA PERSONA PAP - CASALE MONFERRATO (AL)



STAZIONE APPALTANTE



**COSMO S.p.A.**  
Via Achille Grandi, 45/c - 15033 - Casale Monferrato (AL)  
pec: info@cosmocasale.it

IMPRESA



**ETICA S.P.A.**  
Via Antiniaia, 115 - 80078 - Pozzuoli (NA)  
mail: info@eticaspa.it

PROGETTAZIONE



**C.G.A. S.R.L. - Prof. Ing. G. M. Baruchello**  
Via A. Tigri, 11 - 00197 - Roma (RM)  
mail: cga@cgaonline.it


ELABORATO

ANTINCENDIO

Particolari


CODIFICA							
prog.	tipo elab.	argomento	progress.	revisione	data	scala	plot
PFTE	EGR	VVF	006	A	07/25	1: - -	A0
rev	data	descrizione				redatto	approvato
a	07/25	Emissione				GG	CGA
b	-	-				-	-
c	-	-				-	-
d	-	-				-	-
e	-	-				-	-

TIPICO IDRANTE UNI70 SOTTOSUOLO  
IDRANTE PER ESTERNO  
SCALA 1:20

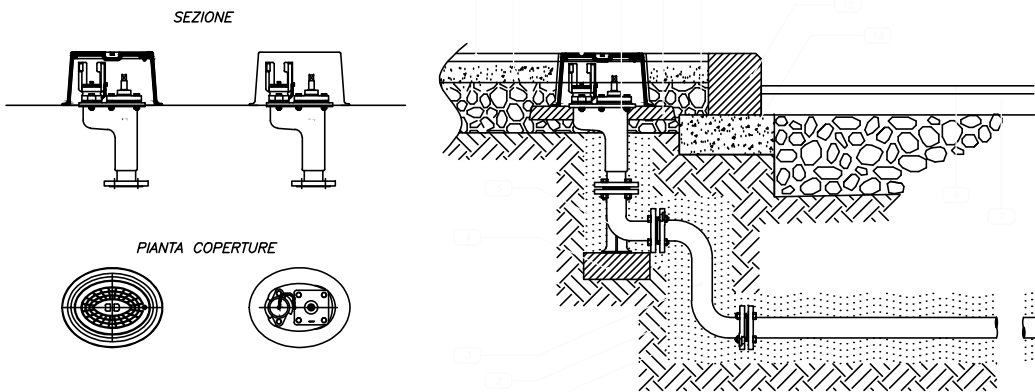


PARTICOLARE INSTALLAZIONE GRUPPO  
DI ATTACCO MOTOPOMPA VVF UNI 70

SCALA 1:20

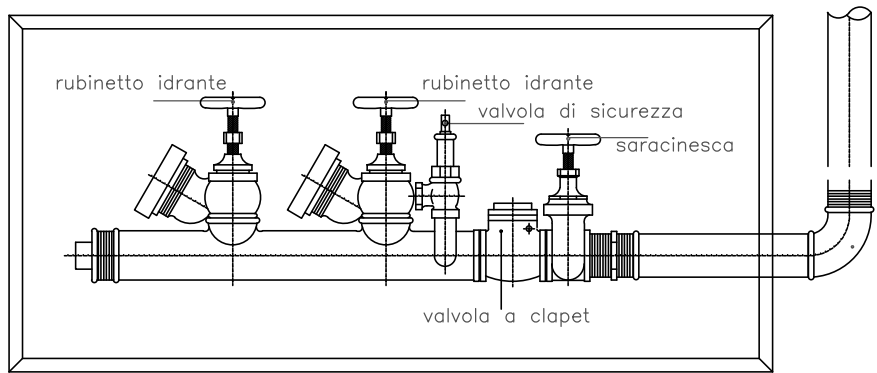

TIPICO IDRANTE UNI 70 SOPRASUOLO A COLONNA  
IDRANTE PER ESTERNO

SCALA 1:20

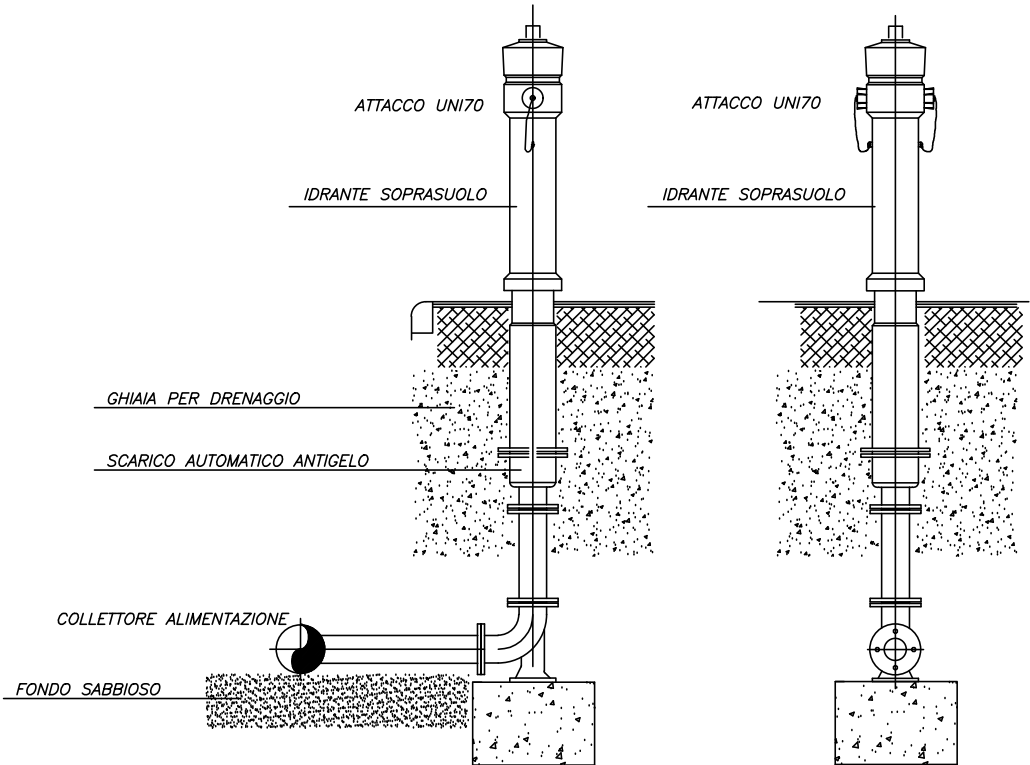

TIPICO IDRANTE UNI 45  
IDRANTE PER ESTERNO/INTERNO

SCALA 1:20

